



FRAGMENT RZUTU PARTERU
ŁAZIENKA-INSTALACJA WENTYLACJI

SKALA 1:50

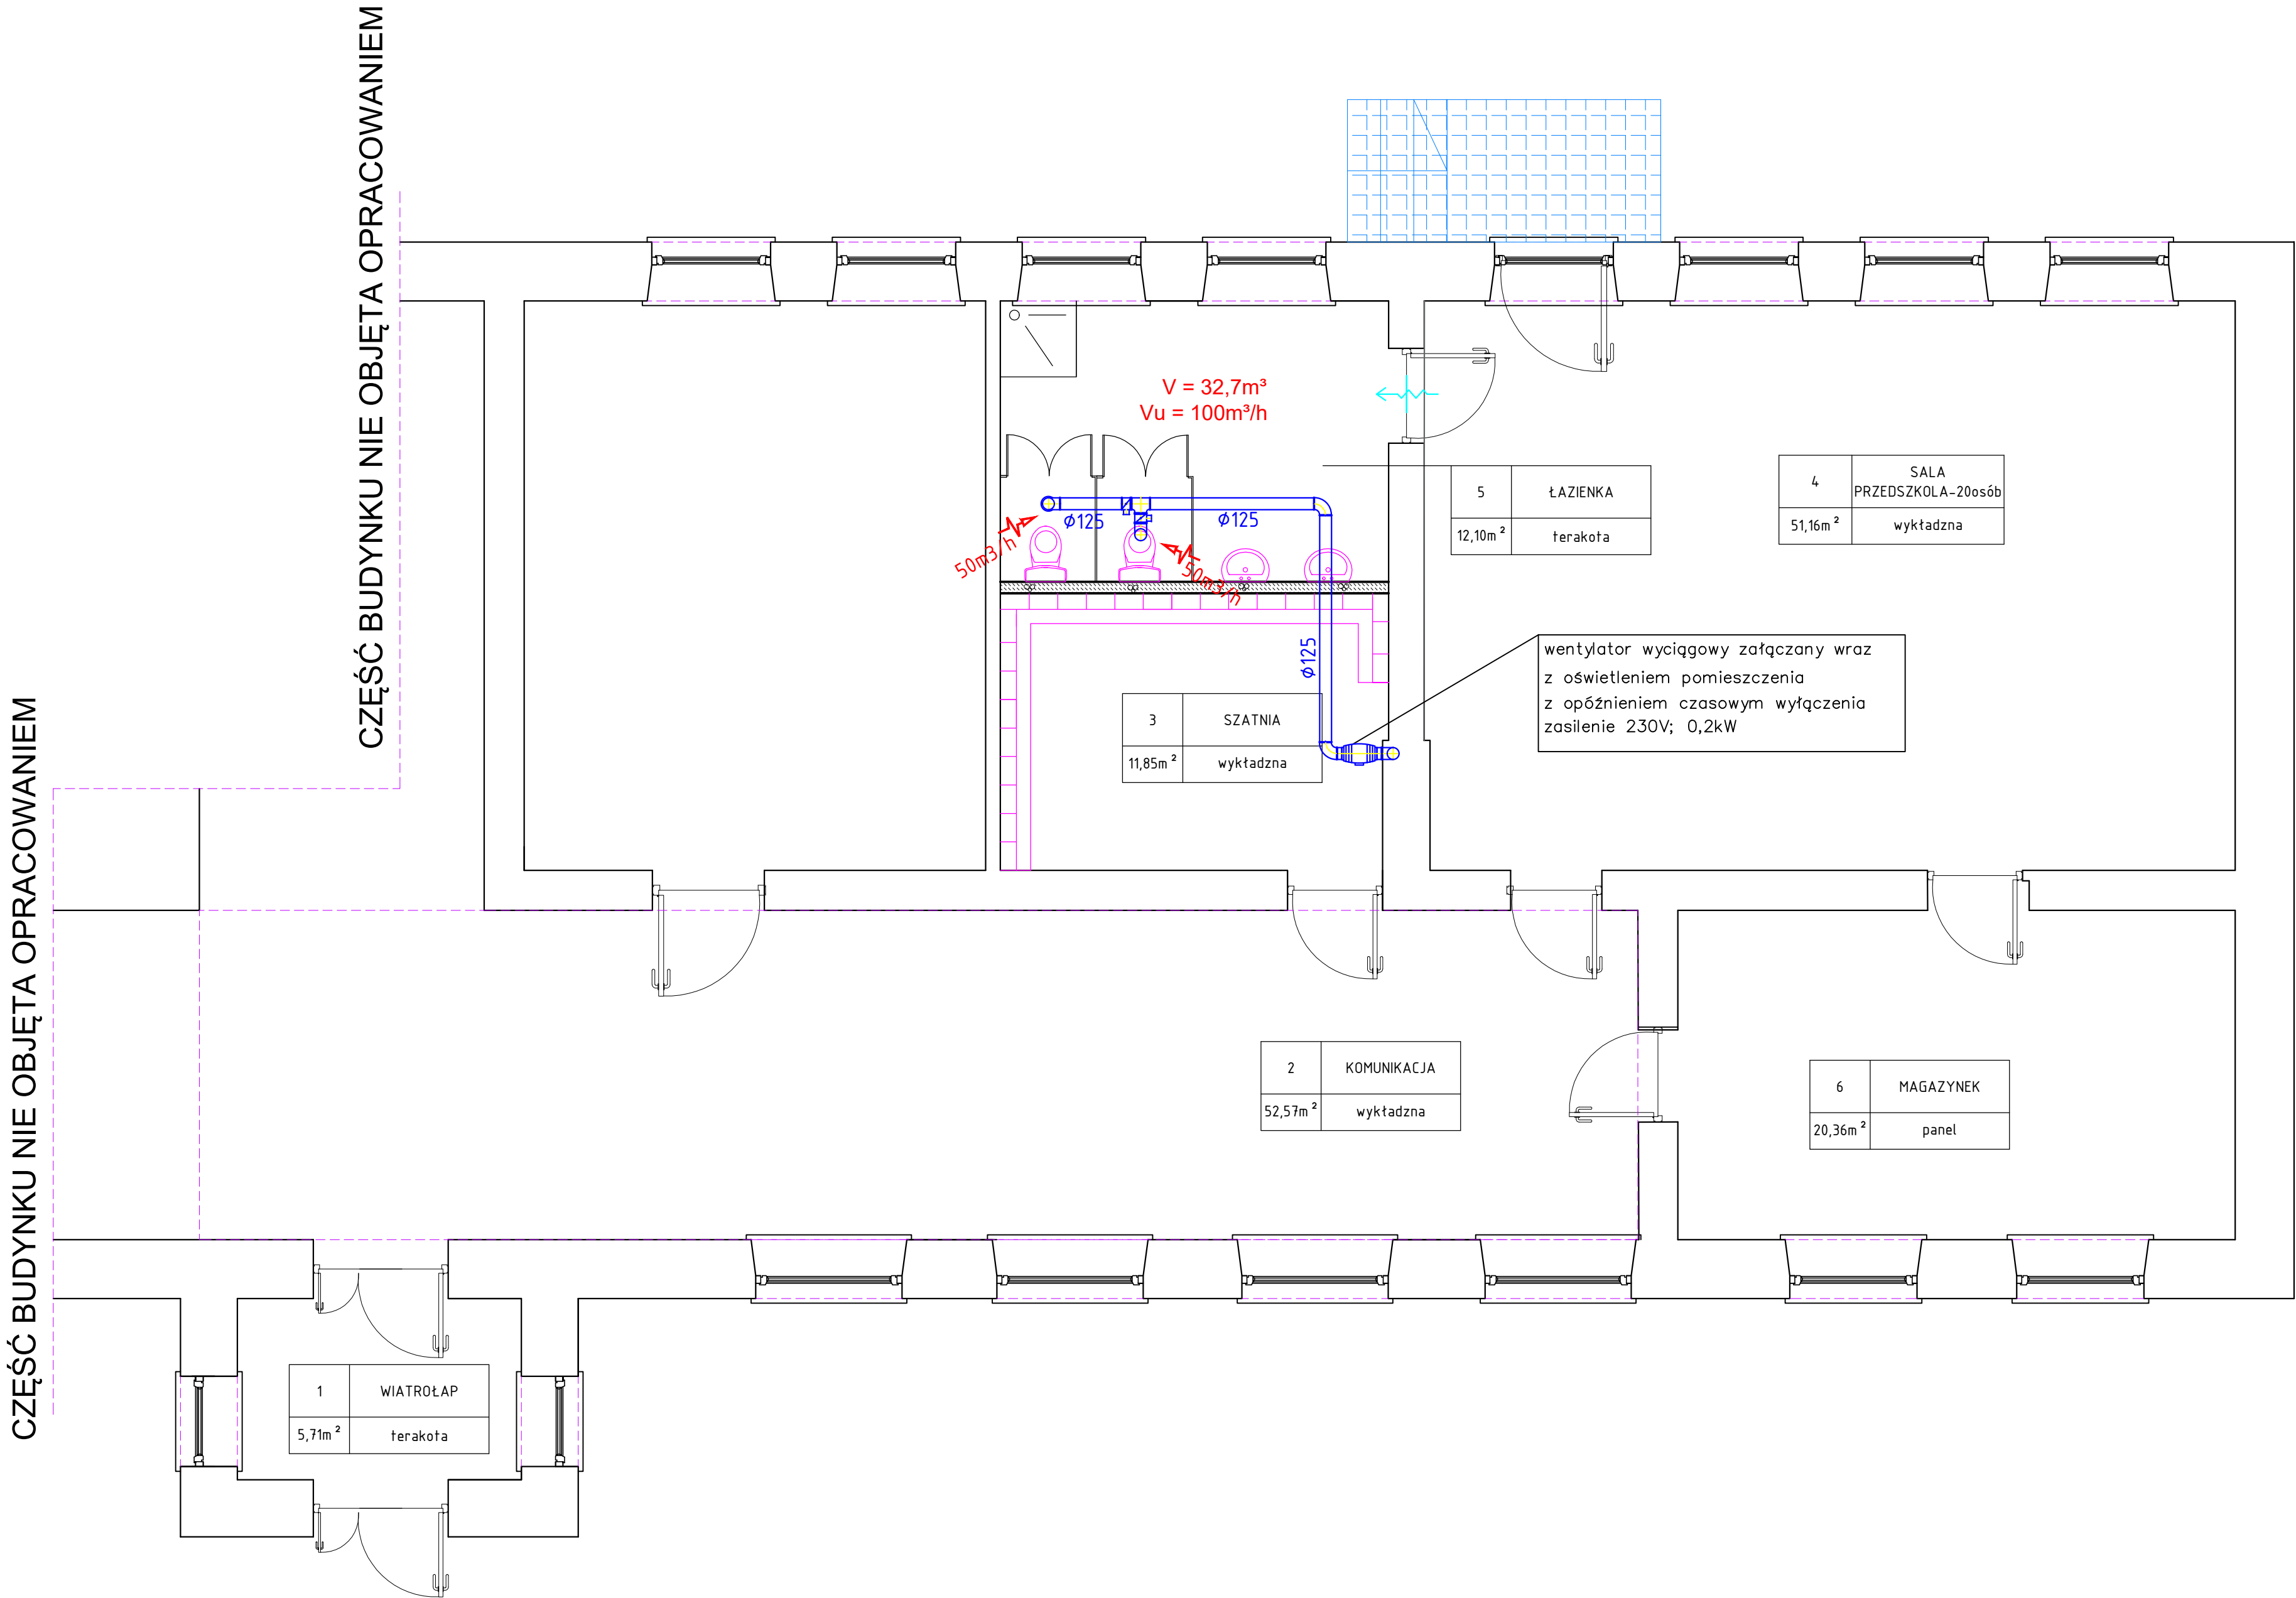

LEGENDA

	- kanał wentylacji wyciągowej
	- kratka transferowa w drzwiach

<div>MDM projekt • wycen • wykonanie</div> <div>Biuro Projektów i Wycen Majątkowych Piotr Dawidziuk 21-830 Piszczac, ul. Wąska 2a, tel(fax) (083) 37-78-861, tel. kom. 0 691-475-998 NIP: 537-291-26-57</div>			
FAZA PROJEKTU PROJEKT TECHNICZNY			
INWESTOR: GMINA SIEMIEN ul. Stawowa 1b, 1-220 Siemień			
OBIEKT: Szkoła Podstawowa dz. nr ewid.: 198/4 obręb ewid.: 0007 JULIOPOL jednostka ewid.: 061306_2 SIEMIEN			
FUNKCJA	IMIĘ I NAZWISKO	nr uprawnień	PODPIS
PROJEKTANT B. SANITARNA	mgr inż. Piotr Dawidziuk SPECJALNOŚĆ: instalacyjna w zakresie sieci, instalacji urządzeń ciepłych, wentylacyjnych, gazowych, wodociągowych i kanalizacyjnych do projektowania i kierowania robotami budowlanymi bez ograniczeń	LUB/0061/ PWOS/07	
TREŚĆ RYSUNKU: FRAGMENT RZUTU PARTERU ŁAZIENKA - INSTALACJA WENTYLACJI		Data VI. 2025r. Skala 1:50	Branża S Nr rys. 2
WSZELKIE PRAWA ZASTRZEŻONE Opracowanie chronione Prawem Autorskim zgodnie z ustawą z dnia 23 lutego 1994r. o prawie autorskim - Dz.U. nr 24 poz. 83. Wszelkie zmiany, powielanie, udostępnianie osobom trzecim projektu w całości lub fragmentach bez zgody autorów zabronione.			