


FRAGMENT RZUTU PIĘTRA

INSTALACJA WENTYLACJI

skala 1:50

wentylator wyciągowy załączany wraz z oświetleniem pomieszczenia z opóźnieniem czasowym wyłączenia zasilanie 230V; 0,2kW

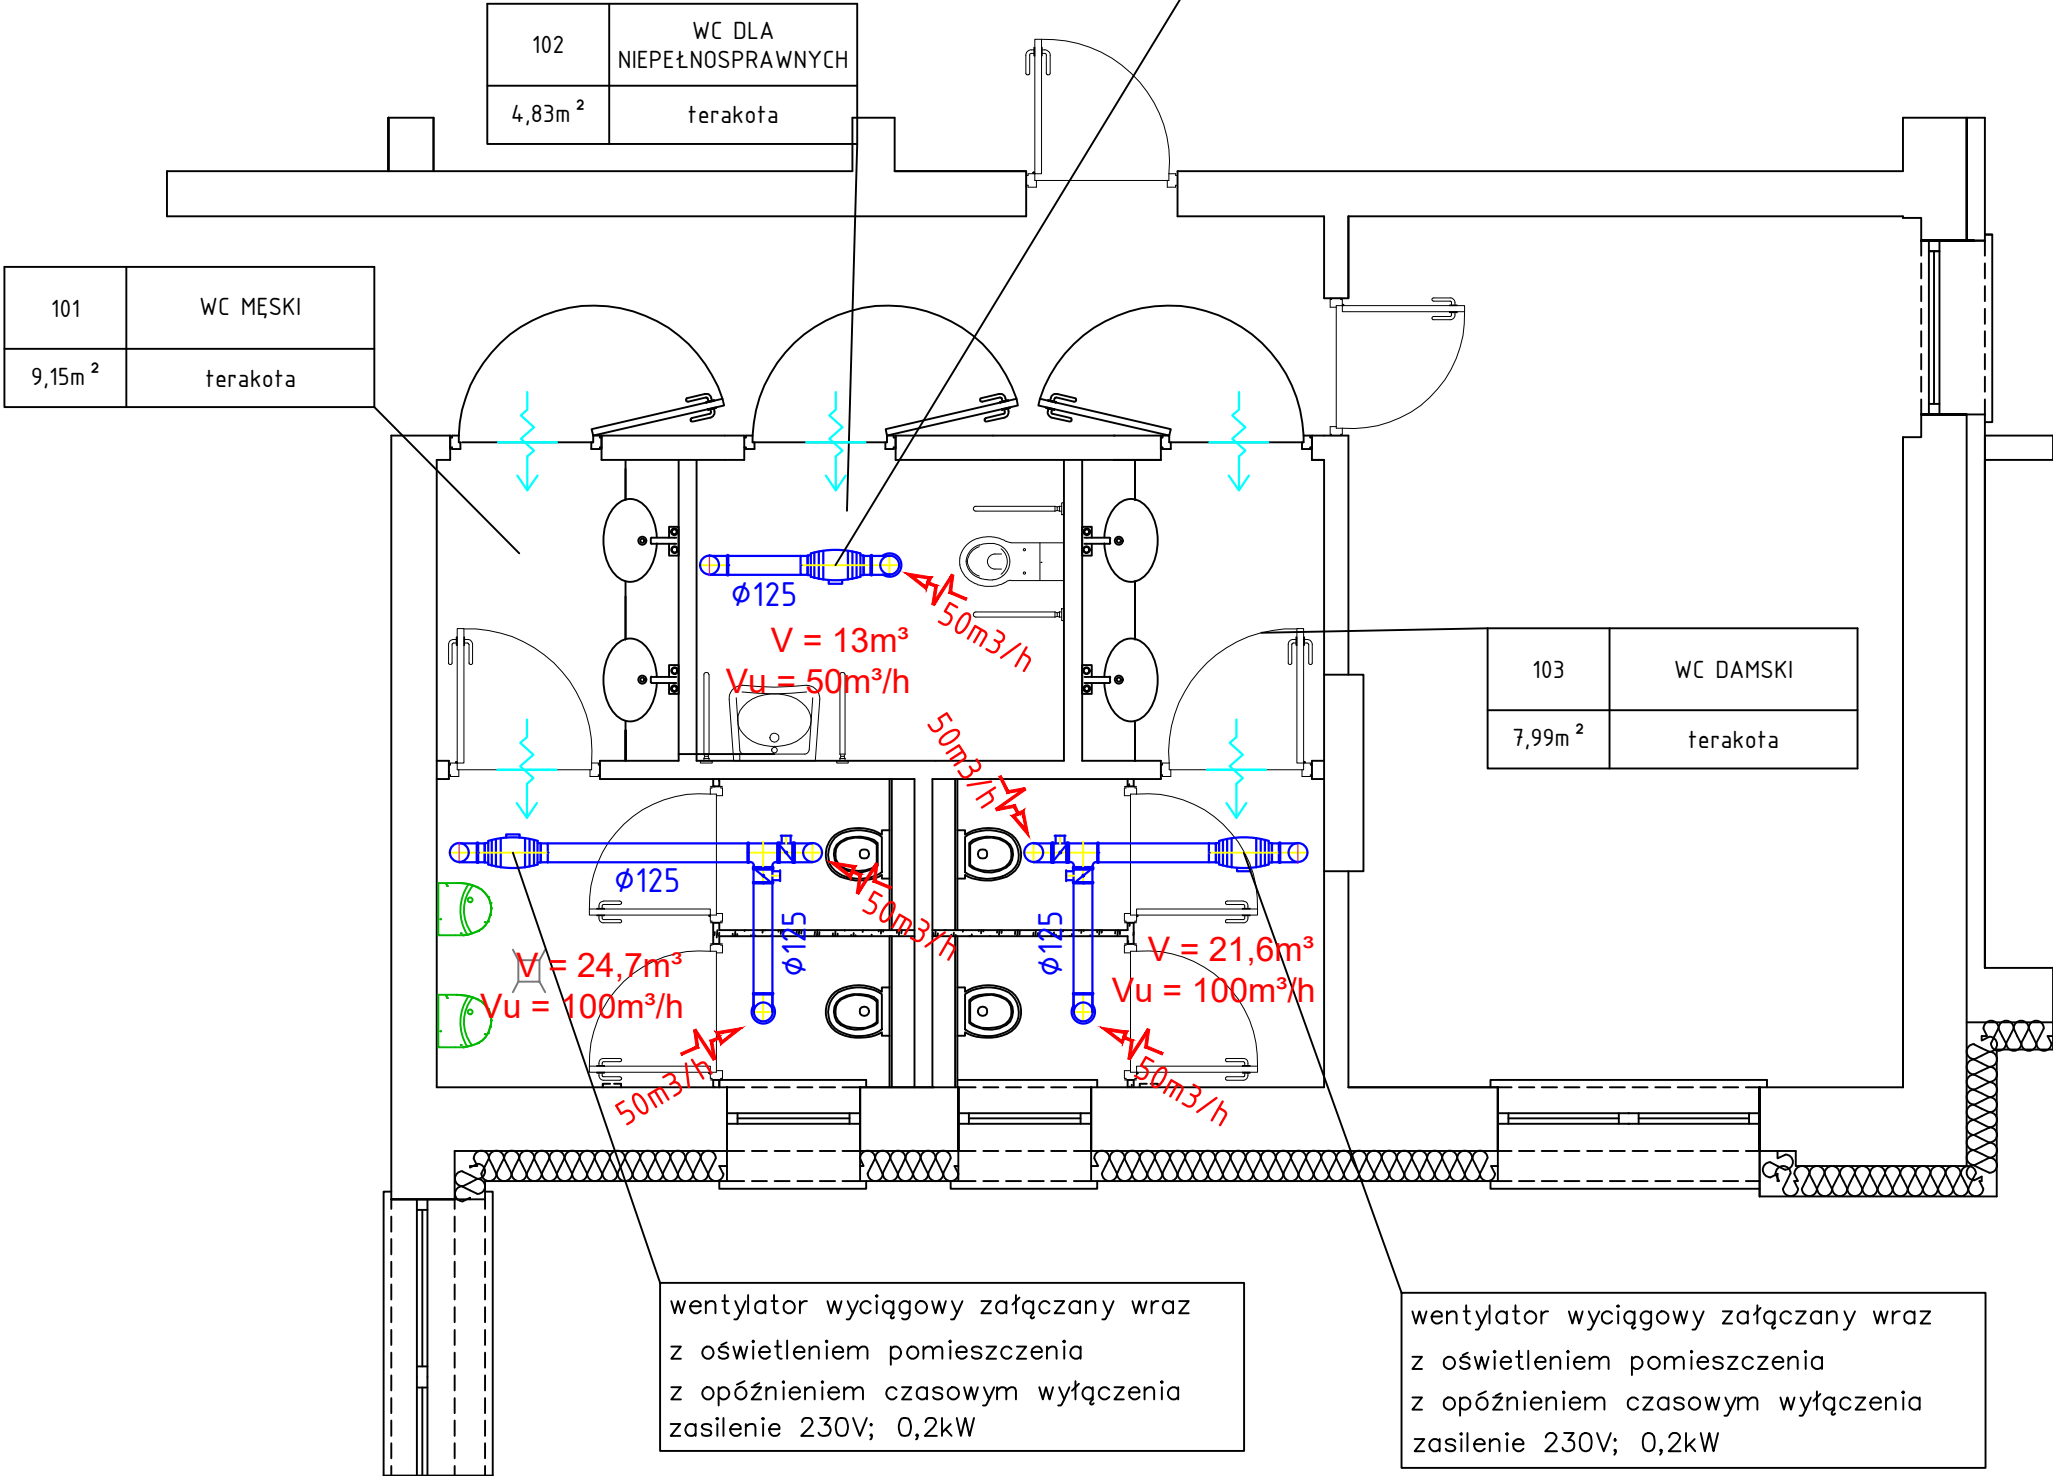

LEGENDA

	- kanał wentylacji wyciągowej
	- kratka transferowa w drzwiach

Biuro Projektów i Wycen Majątkowych
Piotr Dawidziuk
21-530 Piszczac, ul. Wąska 2a, tel(fax) (083) 37-78-861,
tel. kom. 0 691-475-098 NIP: 537-201-26-57

FAZA PROJEKTU			
PROJEKT TECHNICZNY			
INWESTOR: GMINA SIEMIEŃ ul. Stawowa 1b, 21-220 Siemień			
OBIEKT: Zespół Płacówek Oświatowych im. Kardynała Stefana Wyszyńskiego w Siemieniu dz. nr ewid. 248 jednostka ewid.: 061306_2 Siemień, obręb ewid.: 0015 Kolonia Siemień			
FUNKCJA	IMIĘ I NAZWISKO	nr uprawnień	PODPIS
PROJEKTANT B.SANITARNA	mgr inż. Piotr Dawidziuk SPECJALNOŚĆ: instalacyjna w zakresie sieci, instalacji urządzeń cieplnych, wentylacyjnych, gazowych, wodociagowych i kanalizacyjnych do projektowania i kierowania robotami budowlanymi bez ograniczeń	LUB/0061/ PWOS/07	
TREŚĆ RYSUNKU:		Data	Branża
RZUT ŁAZIENEK NA PIĘTRZE INSTALACJA WENTYLACJI		X.2025r.	S
		Skala	Nr rys.
		1:50	2

WSZELKIE PRAWA ZASTRZEŻONE
Opracowanie chronione Prawem Autorskim zgodnie z ustawą z dnia 23 lutego 1994r. o prawie autorskim - Dz.U. nr 24 poz. 83. Wszelkie zmiany, powielanie, udostępnianie osobom trzecim projektu w całości lub fragmentach bez zgody autorów zabronione.