


RZUT ŁAZIENEK
INSTALACJA WENTYLACJI
skala 1:50

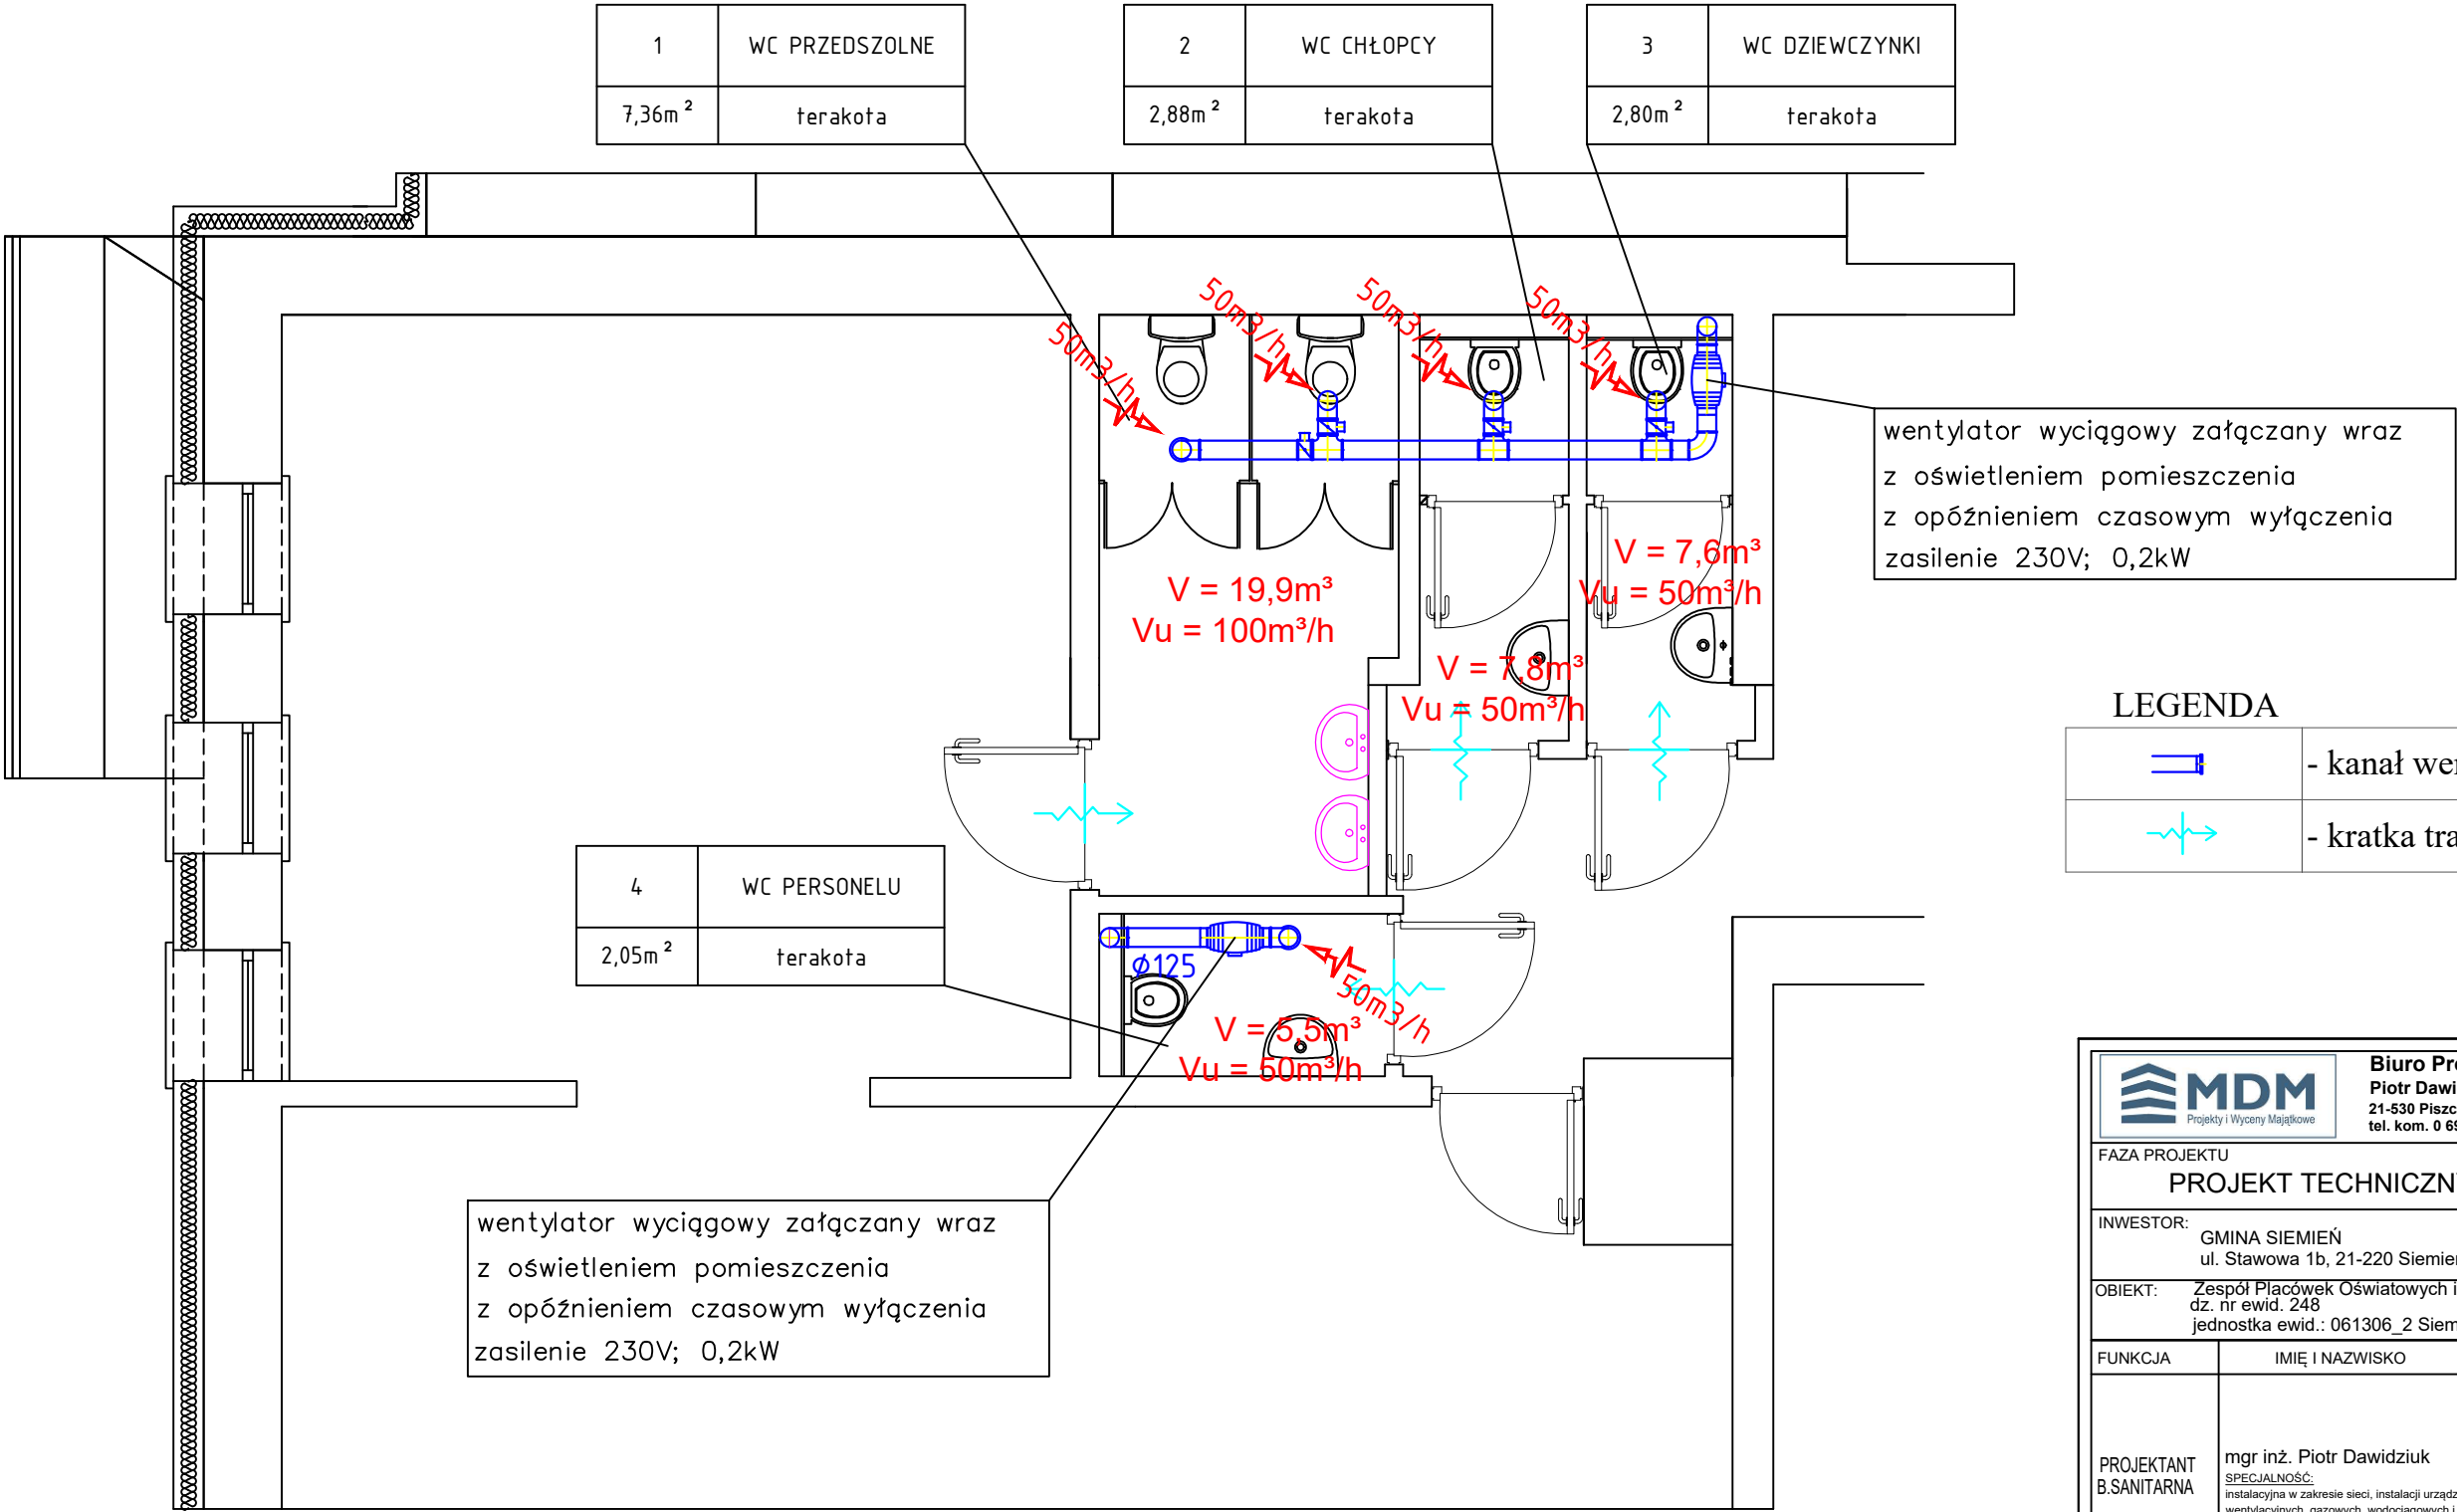

LEGENDA

	- kanał wentylacji wyciągowej
	- kratka transferowa w drzwiach

		Biuro Projektów i Wycen Majątkowych Piotr Dawidziuk 21-530 Piszczac, ul. Wąska 2a, tel(fax) (083) 37-78-861, tel. kom. 0 691-475-098 NIP: 537-201-26-57	
FAZA PROJEKTU PROJEKT TECHNICZNY			
INWESTOR: GMINA SIEMIEŃ ul. Stawowa 1b, 21-220 Siemień			
OBIEKT: Zespół Placówek Oświatowych im. Kardynała Stefana Wyszyńskiego w Siemieniu dz. nr ewid. 248 jednostka ewid.: 061306_2 Siemień, obręb ewid.: 0015 Kolonia Siemień			
FUNKCJA	IMIĘ I NAZWISKO	nr uprawnień	PODPIS
PROJEKTANT B.SANITARNA	mgr inż. Piotr Dawidziuk <small>SPECJALNOŚĆ: instalacyjna w zakresie sieci, instalacji urządzeń ciepłych, wentylacyjnych, gazowych, wodociągowych i kanalizacyjnych do projektowania i kierowania robotami budowlanymi bez ograniczeń</small>	LUB/0061/ PWOS/07	
TREŚĆ RYSUNKU:		Data X.2025r.	Branża S
RZUT ŁAZIENEK INSTALACJA WENTYLACJI		Skala 1:50	Nr rys. 2
WSZELKIE PRAWA ZASTRZEŻONE <small>Opracowanie chronione Prawem Autorskim zgodnie z ustawą z dnia 23 lutego 1994r. o prawie autorskim - Dz.U. nr 24 poz. 83. Wszelkie zmiany, powielanie, udostępnianie osobom trzecim projektu w całości lub fragmentach bez zgody autorów zabronione.</small>			